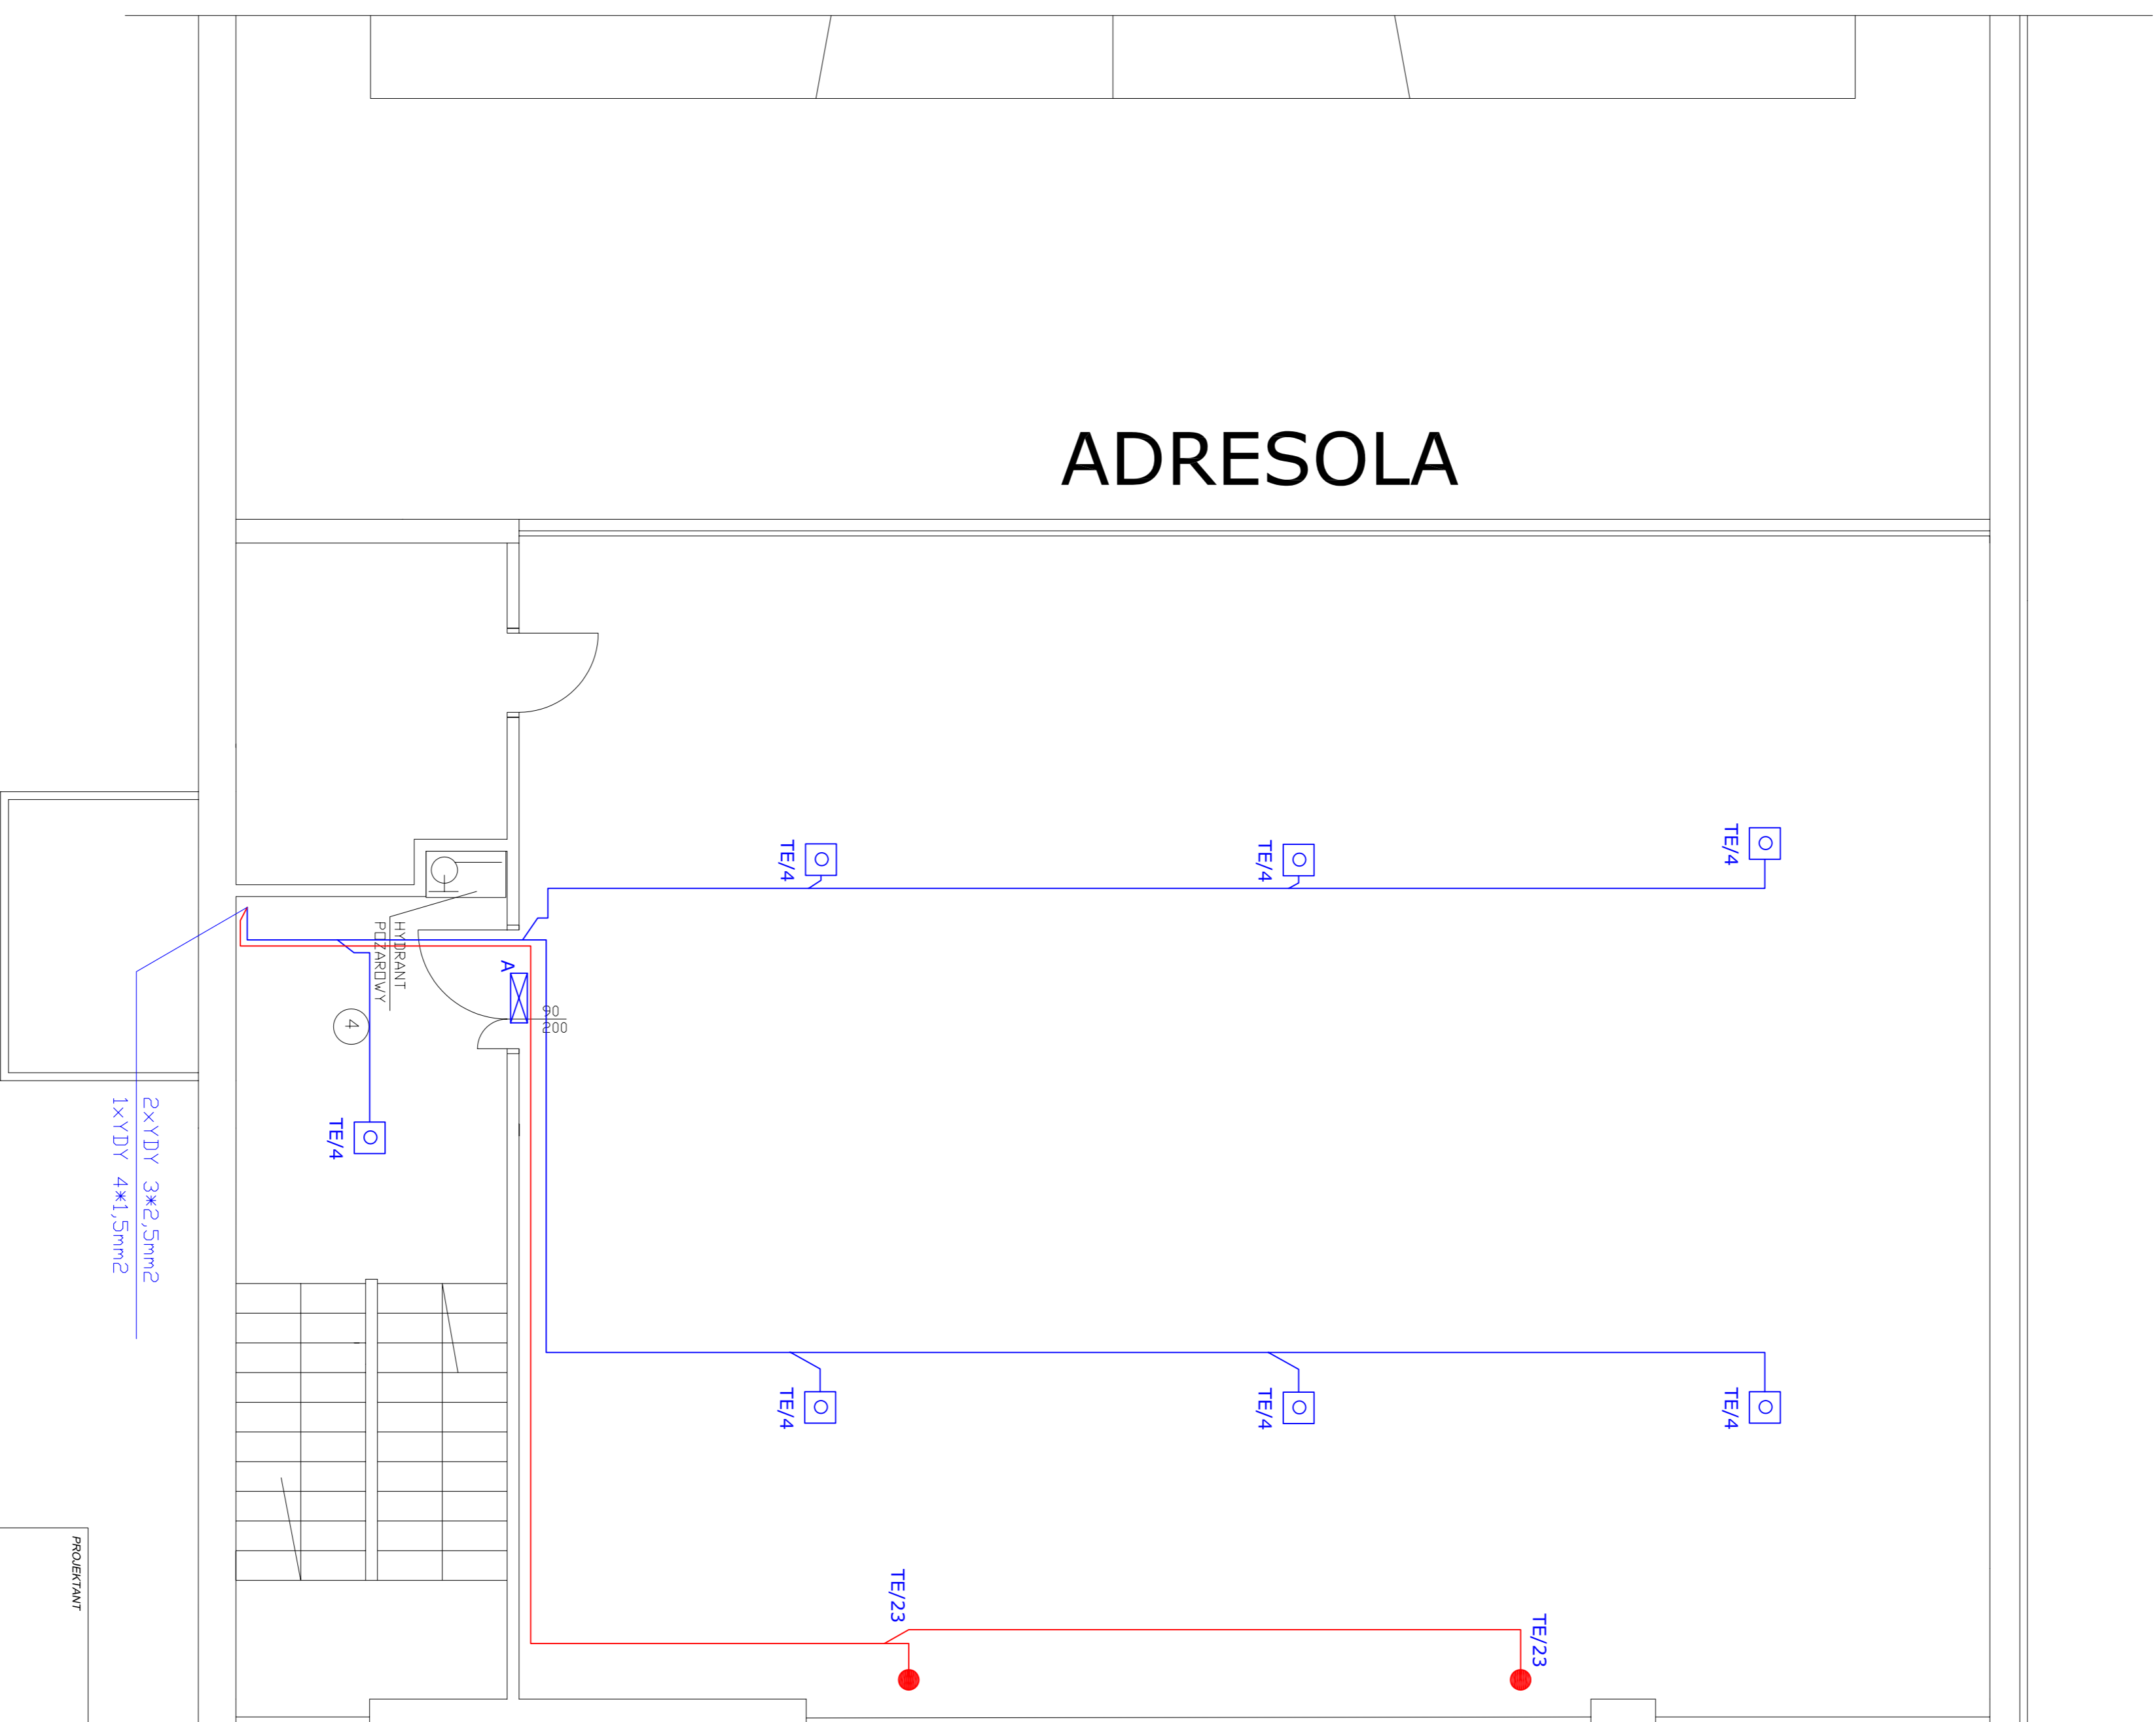
 

 
 

 
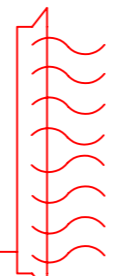



 

 

 


ADRESOLA



2xYDY 3*2,5mm²
1xYDY 4*1,5mm²

LEGENDA :

-  FLASH LED 49 112 W
-  ITEGH 9W 1h 9,8 W
-  oprawa LDVATD ND (n/t otwarta) LED 1h jednoczadaniowa 3W RS
-  oprawa LDVATD NC (n/t do korytarzy) LED 1h jednoczadaniowa 3W RS
-  oprawa SK-8 IP44 1,2W 1h dwuczadaniowa RS klosz mleczny biały
-  oprawa OUTDDR LED IP66 3x1W 1h jednoczadaniowa RS biały
-  Elektryczne promienniki ciepła
-  Zasilanie elektryczne załuzji okiennych
-  Łącznik bistabilny oświetlenia podstawowego
-  2x gniazda istniejące
-  YDY 3*2,5mm²
-  YDY 3*1,5mm²
-  YDY 4*1,5mm²
-  YKY 4*35mm²
-  ŚCIANKA DO WYMUROWANIA

PROJEKTANT

SPRAWDZAJĄCY

OBIEKT Remont Budynku Hall Sportowej z Zapieczeniem w Fabrice-Zdroju
 ADRES INWESTYCJI ul. Polna 3B dz. nr 4253/1, 4254/7;
 ul. Polna 3B dz. nr 4253/1, 4254/7;
 34-100 Rada - Zdrój
 STADIUM PROJEKT BUDOWLANY
 PRZEDMIOT RYSUNKU Rzut PLETRA
 — Instalacje elektryczne wewnętrzne —

INWESTOR Oddział Techniczny im. Jana I Henryk Rabszaka
 34-100 Rada - Zdrój ul. Rynek 3B
 BRANŻA ELEKTRYCZNA
 DATA czerwiec 2015
 SKALA 1:50
 NUMER RYSUNKU 2